
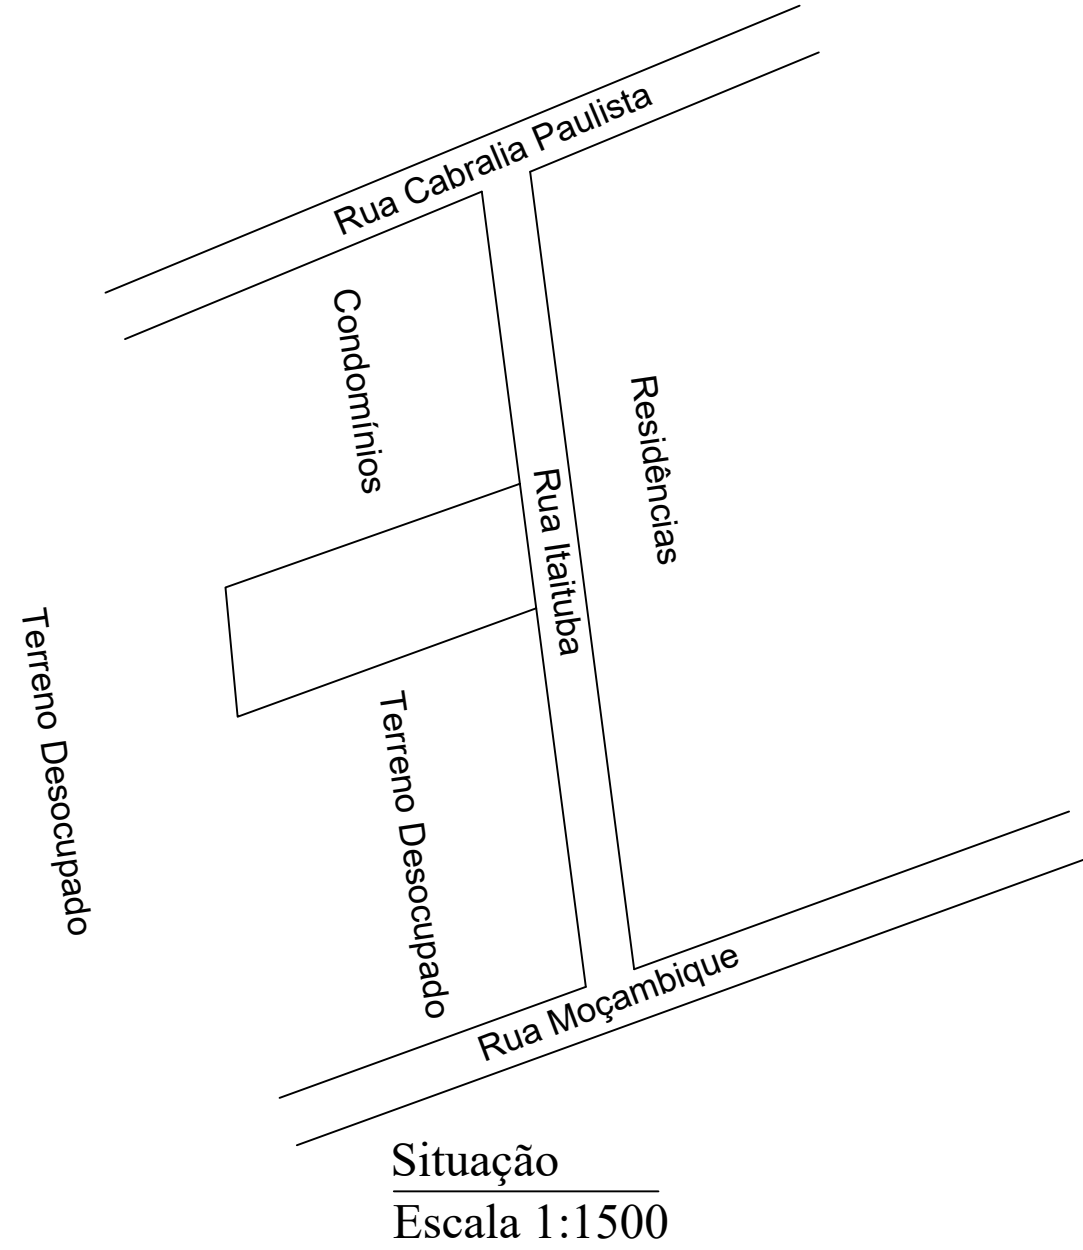


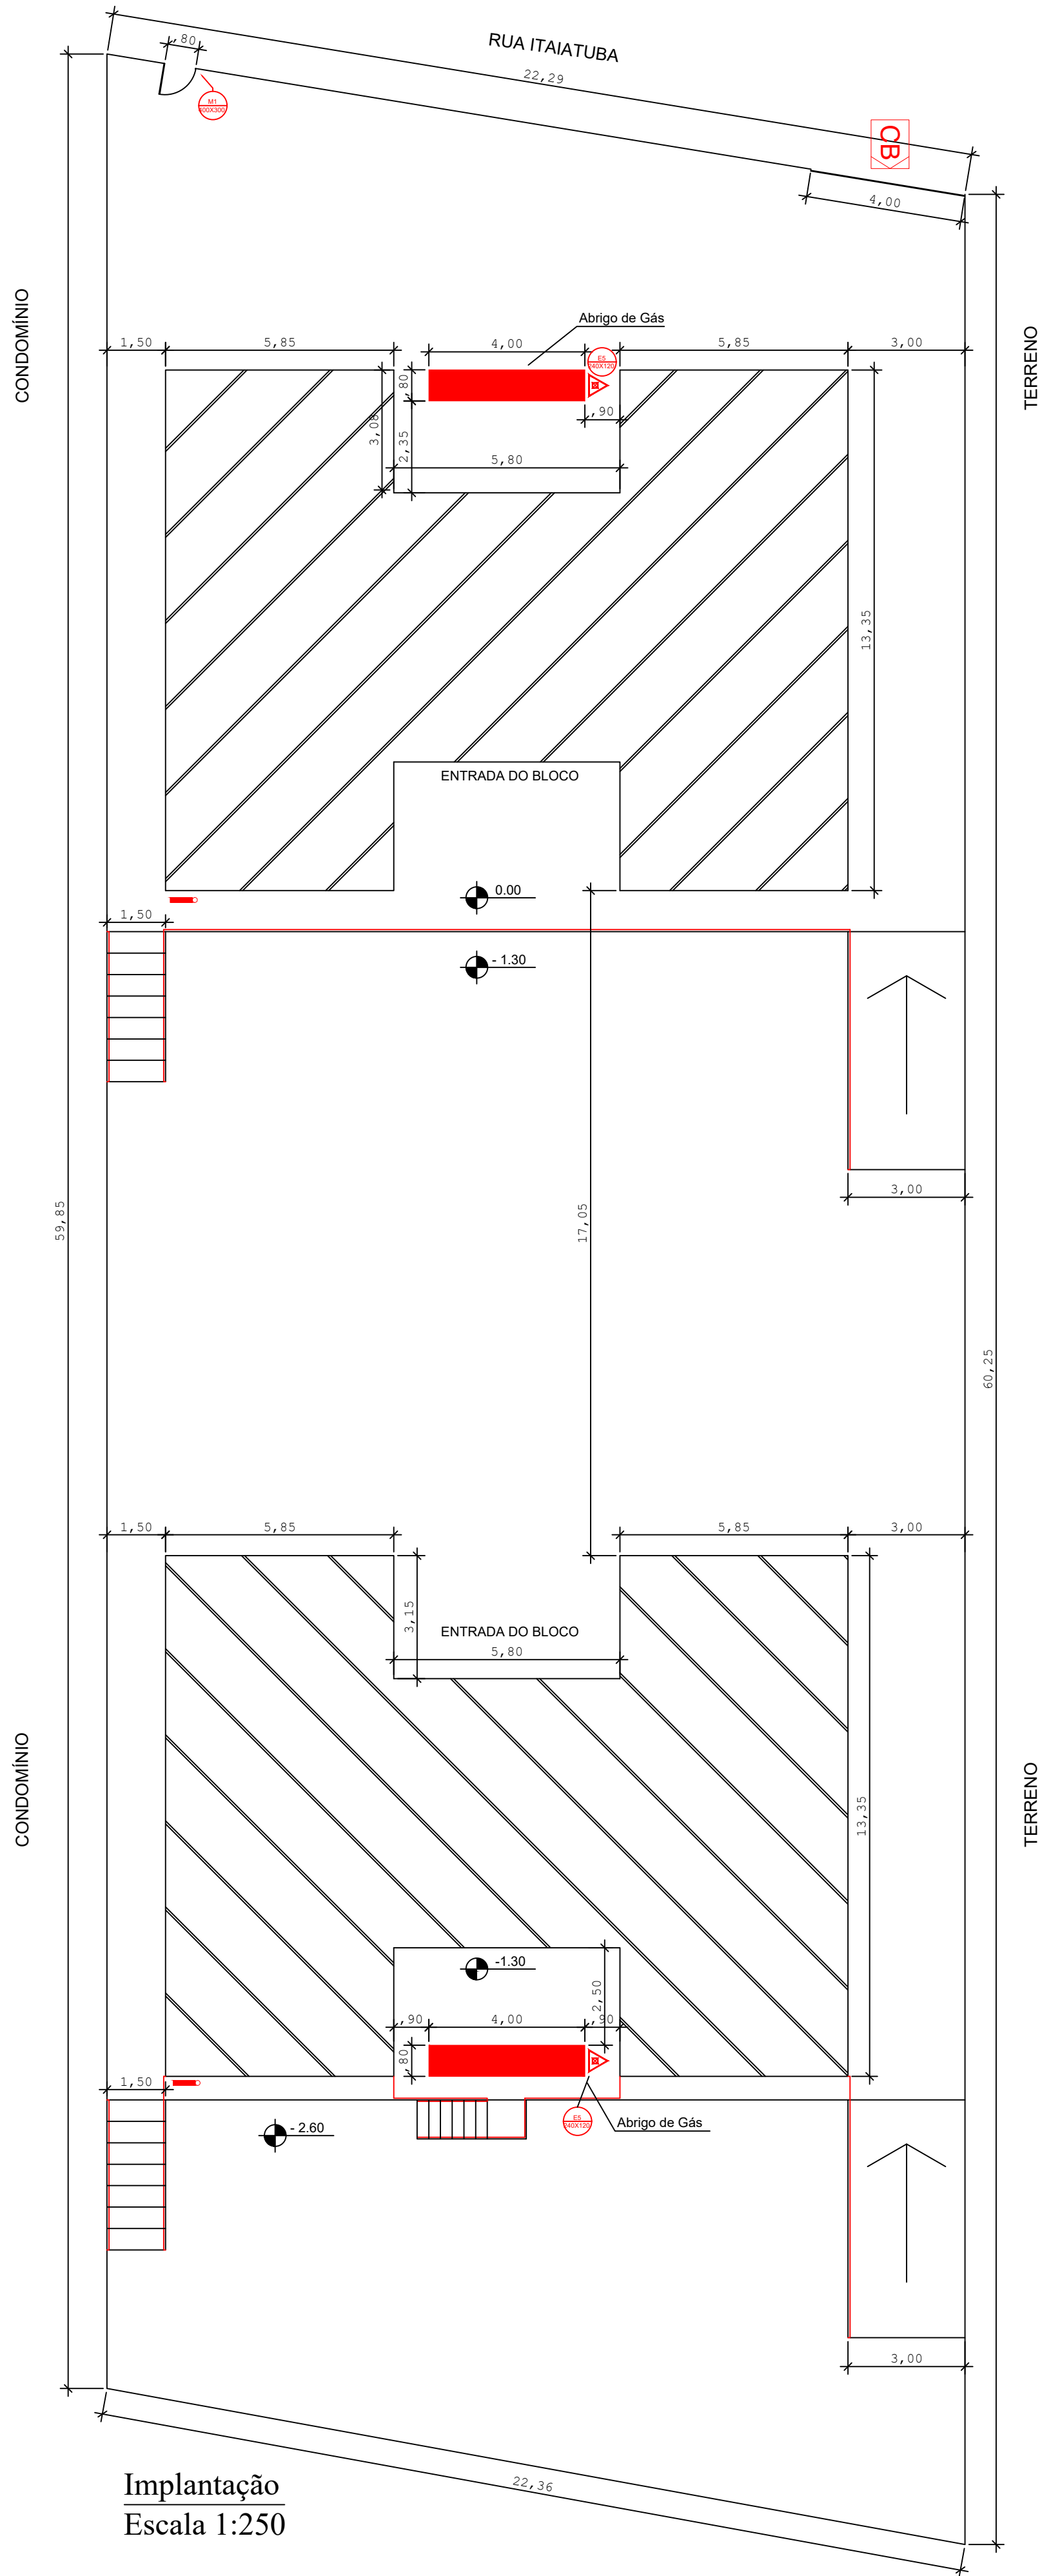

LEGENDA	
	EXTINTOR PORTÁTIL DE PÓ QUÍMICO SECO (PQS) - 4KG / 20-BC
	EXTINTOR PORTÁTIL DE ÁGUA PRESSURIZADA (PQS) - 10L / 3A
	ROTA DE FUGA - SAÍDA FINAL
	ROTA DE FUGA - DIREÇÃO A SEGUIR
	PONTO DE ILUMINAÇÃO DE EMERGÊNCIA COM 02 LÂMPADAS FLUORESCENTES 9W

	INDICAÇÃO DO SENTIDO DE ROTA DE FUGA NO INTERIOR DE ESCADAS, INDICA DIREITA E DESCENDO
	INDICAÇÃO DE SAÍDA DE EMERGÊNCIA COM PICTOGRAMA FOTOLUMINESCENTE
	INDICAÇÃO DA LOCALIZAÇÃO DE EXTINTORES
	PONTO DE ILUMINAÇÃO DE EMERGÊNCIA

QUADRO DE RESUMO DAS MEDIDAS DE SEGURANÇA				
INSTALAÇÕES ELÉTRICAS DE BAIXA TENSÃO		ATENDE A NT-41		
BRIGADA DE INCÊNDIO		ATENDE A NT-17		
EXTINTORES NT 21		PÓ QUÍMICO SECO BC 20-BC EXTINTOR DE ÁGUA PRESSURIZADA		
SINALIZAÇÃO DE EMERGÊNCIA		SINALIZAÇÃO DE EMERGÊNCIA ATENDE À NT 20		
ILUMINAÇÃO DE EMERGÊNCIA		SISTEMA DE ILUMINAÇÃO DE EMERGÊNCIA ATENDE À NT 18		
SAÍDAS DE EMERGÊNCIA		SAÍDAS DE EMERGÊNCIA ATENDE À NT 11		
CONTROLE DE MATERIAIS DE ACABAMENTO		CONTROLE DE MATERIAIS DE ACABAMENTO ATENDE À NT 10		
CENTRAL GLP		ATENDE A NT 28		
CLASSIFICAÇÃO (LEI 4.335/2013)				
GRUPO	OCUPAÇÃO	DIVISÃO	DESCRIÇÃO	EXEMPLOS
A	Residencial	A-2	Habitação Multifamiliar	Edifícios
CARGA DE INCÊNDIO(NT-14)				
OCUPAÇÃO	DIVISÃO	DESCRIÇÃO		CARGA DE INC. (qfi)
Residencial	A-2	Habitação Multifamiliar		300 MJ/m²
CLASSIFICAÇÃO DAS EDIFICAÇÕES, INSTALAÇÕES, OCUPAÇÕES TEMPORÁRIAS E ÁREAS DE RISCO QUANTO A CARGA DE INCÊNDIO				
RISCO			CARGA DE INCÊNDIO (qfi)	
BAIXO			300 MJ/m²	
CONTROLE DE MATERIAIS DE ACABAMENTO E REVESTIMENTO				
PISO		ACABAMENTO/REVEST.	CLASSE I	
PAREDE		ACABAMENTO/REVEST.	CLASSE I	
TETO		ACABAMENTO/REVEST.	CLASSE I	
COBERTURA		ACABAMENTO/REVEST.	CLASSE I	

QUADRO DE ÁREAS		
	Bloco E (3x195m²)	585,00m²
	Bloco F (3x195m²)	585,00m²
ÁREA TOTAL		1.170,00m²
ÁREA TERRENO		1.321,10m²

ESPAÇO DESTINADO AO USO EXCLUSIVO DO CBMMs:



ESTADO DE MATO GROSSO DO SUL
SECRETARIA DE ESTADO DE JUSTIÇA E SEGURANÇA PÚBLICA
CORPO DE BOMBEIROS MILITAR



SISTEMA PREVENIR
TESTE DE VISUALIZAÇÃO
DAS PRANCHAS
Data: dd/mm/aaaa
Número: 6200

Verifique se este carimbo
de aprovação está no local
correto, caso não esteja
adeque sua prancha



PROCESSO DE SEGURANÇA CONTRA INCÊNDIO E PÂNICO

(X) NOVO

() ATUALIZA O PSCIP Nº:

() SUBSTITUI O PSCIP Nº:



axialengenharia.eng.br

TÍTULO DO DESENHO:
Implantação / Situação / Quadro das Medidas de Segurança

OCUPAÇÃO:
A-2 - Habitação Multifamiliar

RAZÃO SOCIAL:
CONDOMÍNIO CENTENÁRIO CX3 - BLOCO E, F

NOME FANTASIA:
CONDOMÍNIO CENTENÁRIO CX3 - BLOCO E, F

ENDEREÇO:
RUA ITAITUBA, 258, BAIRRO CENTENÁRIO, CAMPO GRANDE - MS

DATA: 05/06/2018

REVISÃO:

Nº ART/RRT: ART 1320180057813

OBSERVAÇÕES:


ESCALA: Indicada

QUADRO DE ÁREAS GERAL:
Ver Prancha 01


PRANCHA:
01/04

RESPONSÁVEL TÉCNICO:
Nome: GIULLIANO RODRIGUES PASA
Título: ENGENHEIRO CIVIL
Registro: CREA/MS 60564
CPF/RG 711.486.201-68

PROPRIETÁRIO/RESPONSÁVEL PELO USO:
CONDOMÍNIO CENTENÁRIO CX3 - BLOCO E, F
SALETE MATE
CPF 488.152.419-49

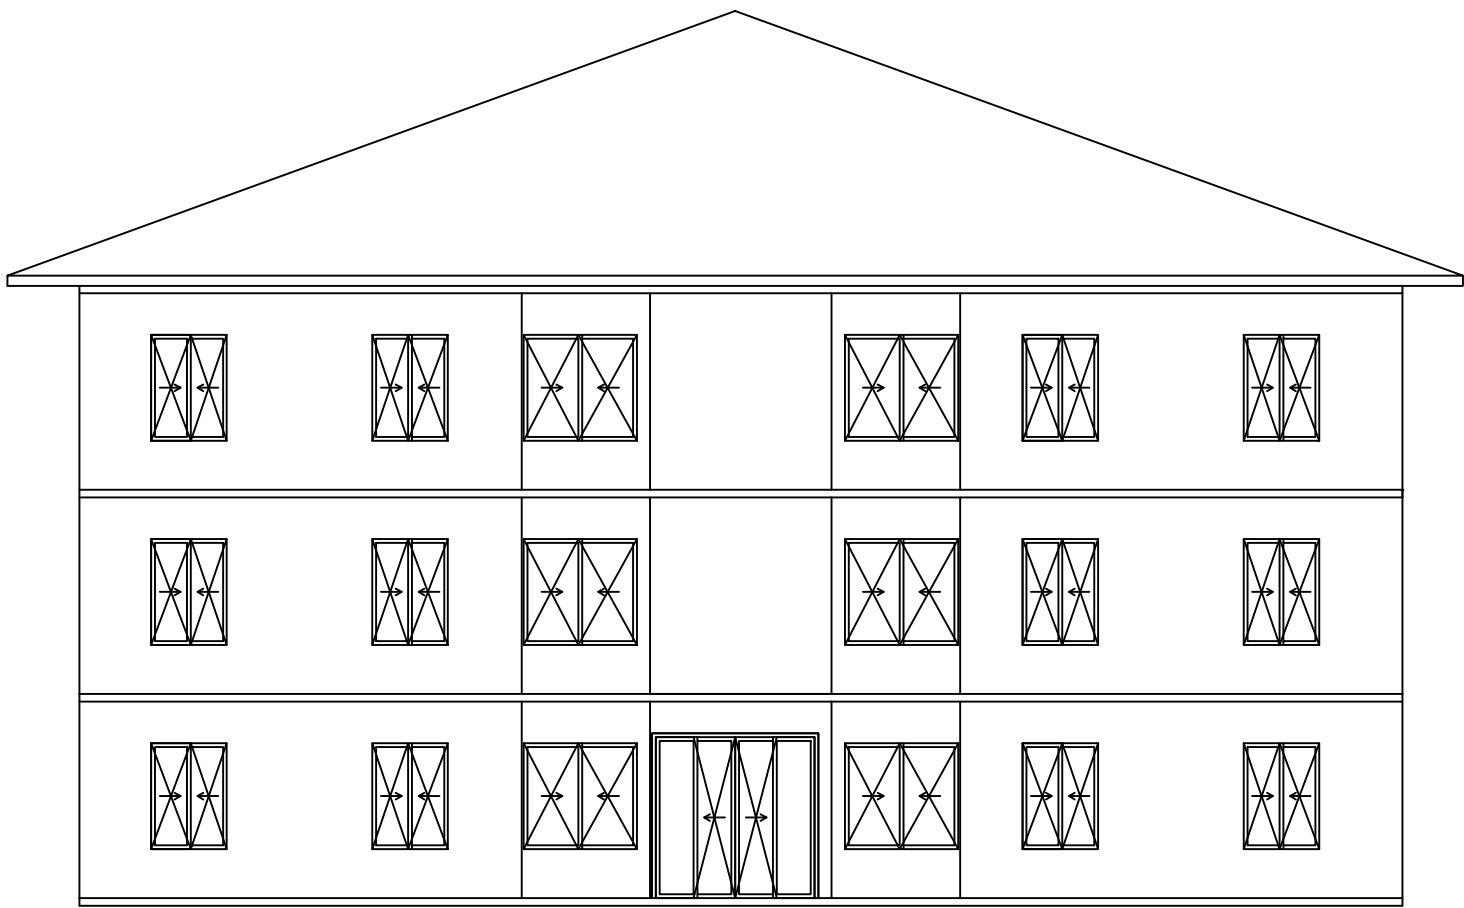

Fachada
Escala 1:100

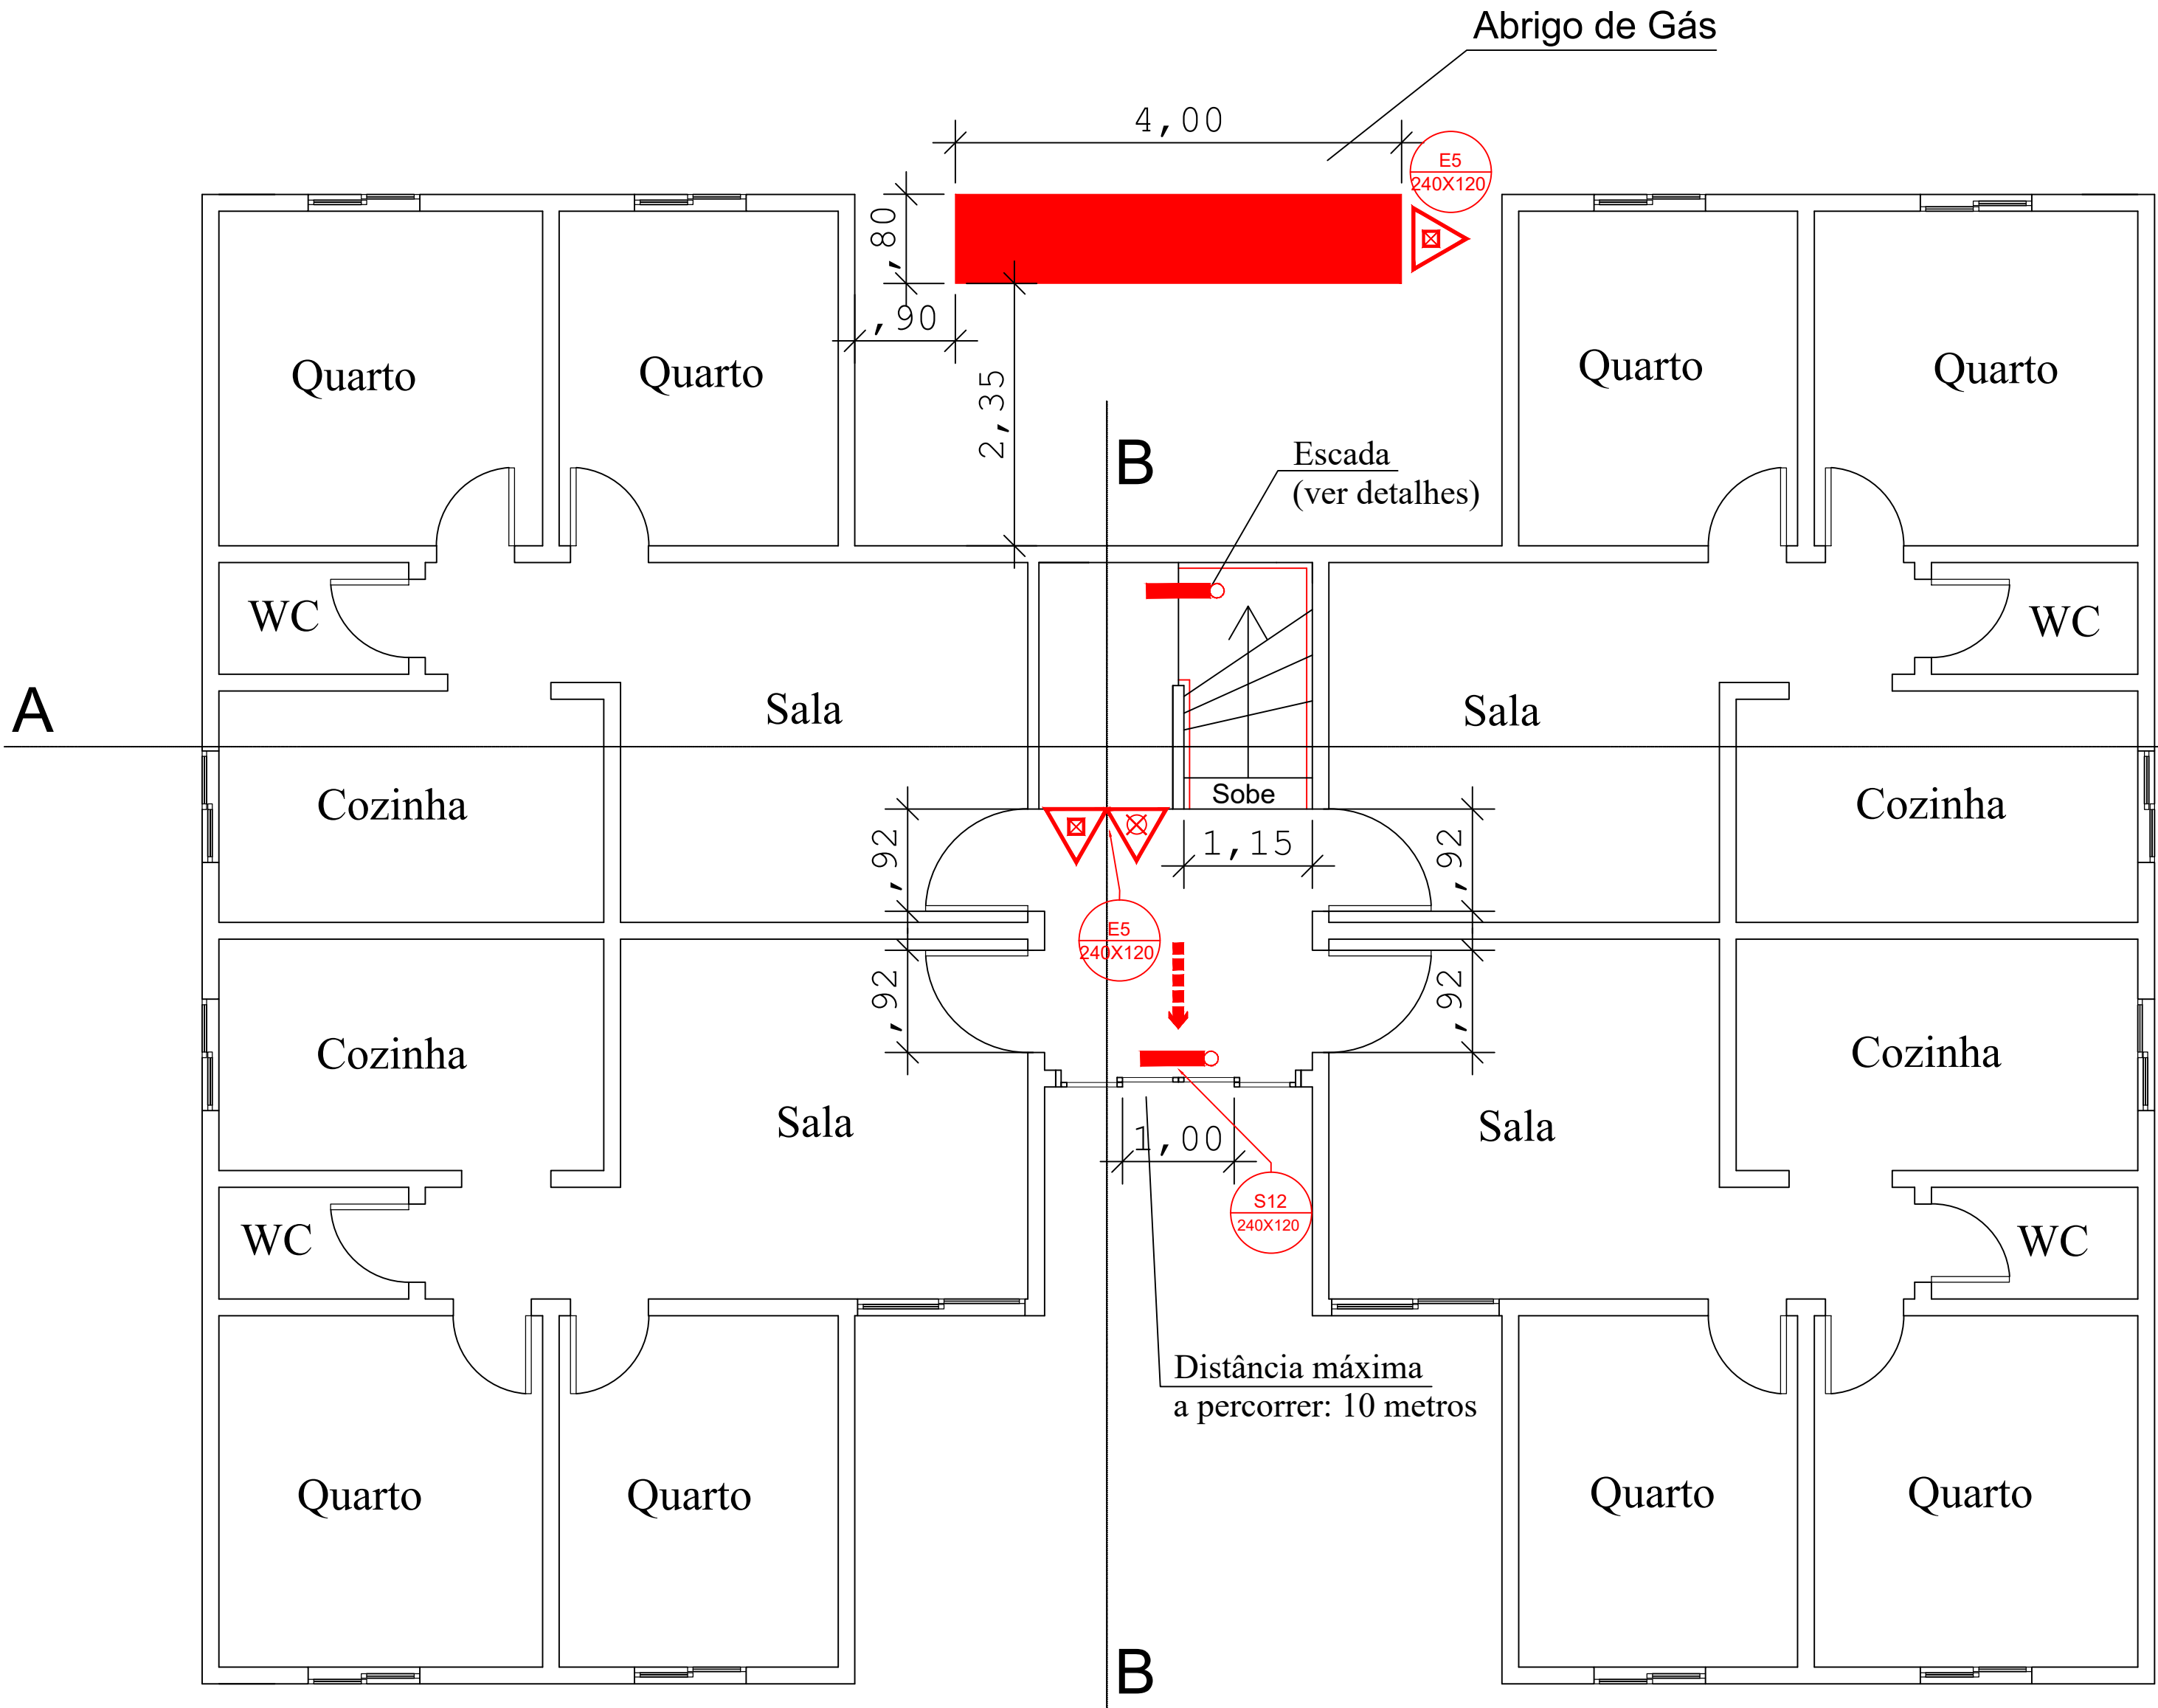

Pavimento Térreo - Bloco E, F
Escala 1:50

SÍMBOLO	DESCRIÇÃO
	EXTINTOR PORTÁTIL DE PÓ QUÍMICO SECO (PQS) - MKG / 20 BC
	EXTINTOR PORTÁTIL DE ÁGUA PRESSURIZADA (PQO) - 10L / 3A
	ROTA DE FUGA - SAÍDA FINAL
	ROTA DE FUGA - DIREÇÃO A SEGUIR
	PONTO DE ILUMINAÇÃO DE EMERGÊNCIA COM 02 LÂMPADAS FLUORESCENTES 9W

INDICAÇÃO DO SENTIDO DE ROTA DE FUGA NO INTERIOR DE ESCADAS. INDICA DIREITA E DESCENDO

INDICAÇÃO DE SAÍDA DE EMERGÊNCIA COM PICTOGRAMA FOTOLUMINESCENTE

SAÍDA

INDICAÇÃO DA LOCALIZAÇÃO DE EXTINTORES

Esta redeção está dotada dos seguintes sistemas de Segurança Contra Incêndio:

- Sistema de detecção
- Sistema de alarme
- Sinalização de emergência
- Sinalização de saída de emergência

Em caso de emergência
Ligue 193 - Corpo de Bombeiros
192 - Polícia Militar

NÚMERO DO PAVIMENTO

10º

SAÍDA DE EMERGÊNCIA - PAVIMENTO TÉRREO		
AMBIENTE	QTDE	SAÍDA
DORMITÓRIOS	8,00	SAÍDA ÚNICA (PORTA)
SALAS	4,00	SAÍDA ÚNICA (PORTA)

SALAS E DORMITÓRIOS	12,00	Unidades
Pessoas/dormitório	2,00	conf. Anexo A, Tabela 1 (Div: A-2)
Resultado:	24,00	
Cálculo População	24,00	Pessoas
Cap. UP (Acesso/Descarga):	60,00	conf. Anexo A, Tabela 1
P / C	0,40	
N =	1,00	
Unidade de Passagem:	0,55	
Largura Necessária (calculada):	0,55	m

Possui escada com 1,20m

ATENDE A NT 11

ESPAÇO DESTINADO AO USO EXCLUSIVO DO CBMMMS:

ESTADO DE MATO GROSSO DO SUL
SECRETARIA DE ESTADO DE JUSTIÇA E SEGURANÇA PÚBLICA
CORPO DE BOMBEIROS MILITAR
SISTEMA PREVENIR
TESTE DE VISUALIZAÇÃO DAS PRANCHAS
Data: dd/mm/aaaa
Número: 6200

Verifique se este carimbo de aprovação está no local correto, caso não esteja adeque sua prancha

PROCESSO DE SEGURANÇA CONTRA INCÊNDIO E PÂNICO

(X) NOVO () ATUALIZA O PSCIP Nº: () SUBSTITUI O PSCIP Nº:



axialengenharia.eng.br

TÍTULO DO DESENHO:
Planta Baixa (Térreo) / Fachada

OCUPAÇÃO:
A-2 - Habitação Multifamiliar

RAZÃO SOCIAL:
CONDOMÍNIO CENTENÁRIO CX3 - BLOCO E, F

NOME FANTASIA:
CONDOMÍNIO CENTENÁRIO CX3 - BLOCO E, F

ENDEREÇO:
RUA ITAITUBA, 258, BAIRRO CENTENÁRIO, CAMPO GRANDE - MS

DATA: 05/06/2018

REVISÃO:

Nº ART/RRT: ART 1320180057813

OBSERVAÇÕES: ESCALA: Indicada

QUADRO DE ÁREAS GERAL:

Ver Prancha 01

PRANCHA:


02/04

RESPONSÁVEL TÉCNICO:


Nome: GIULLIANO RODRIGUES PASA
Título: ENGENHEIRO CIVIL
Registro: CREA/MS 60564
CPF/IRG 711.486.201-68

PROPRIETÁRIO/RESPONSÁVEL PELO USO:

CONDOMÍNIO CENTENÁRIO CX3 - BLOCO E, F
SALETE MATE
CPF 488.152.419-49

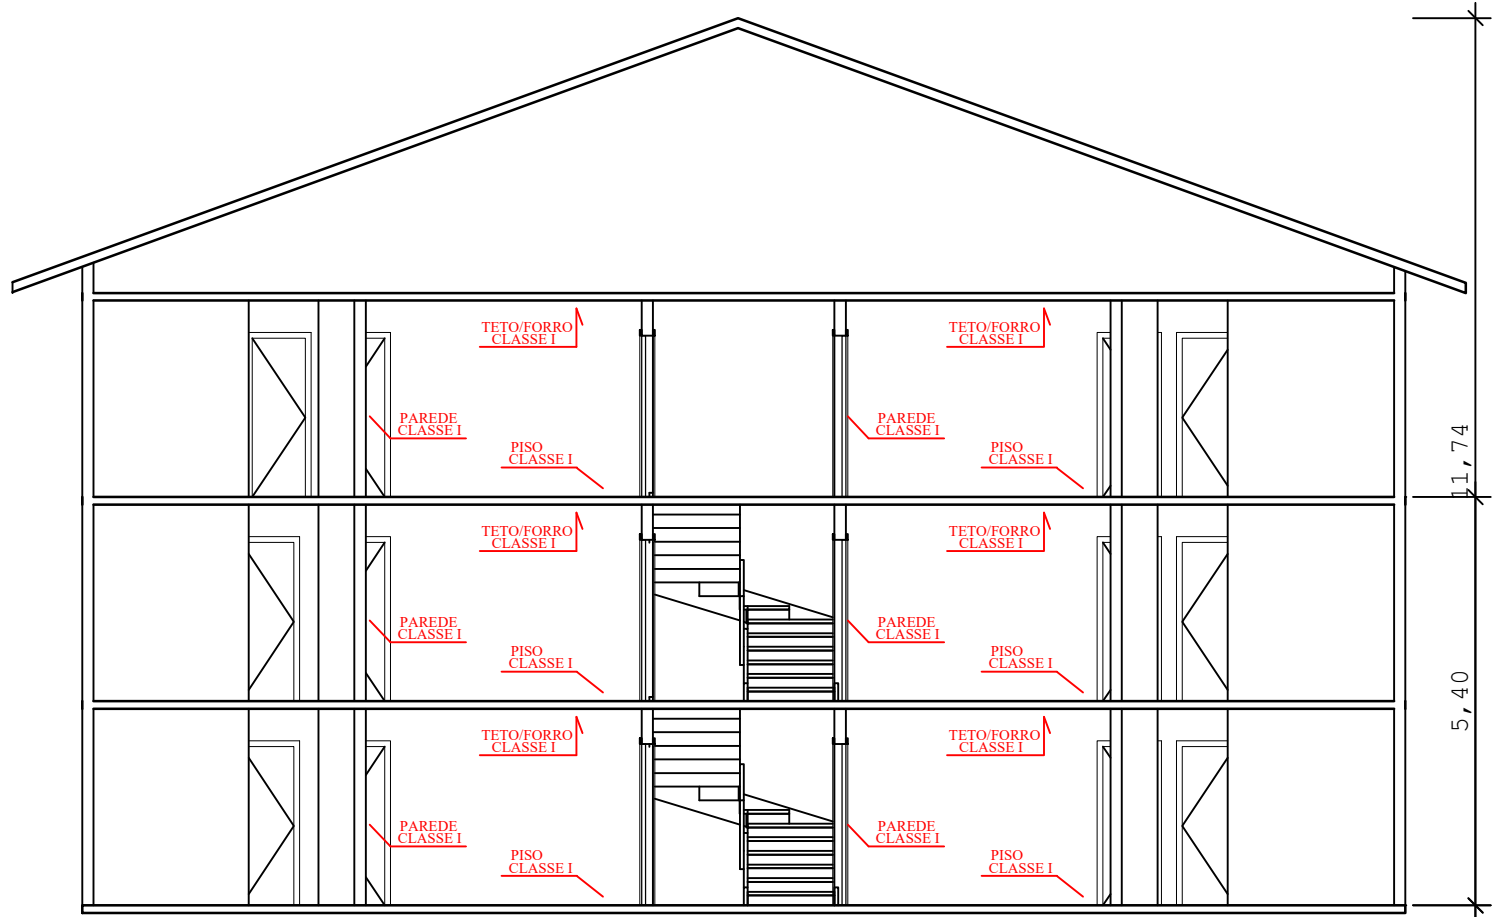


Corte AA
Escala 1:100

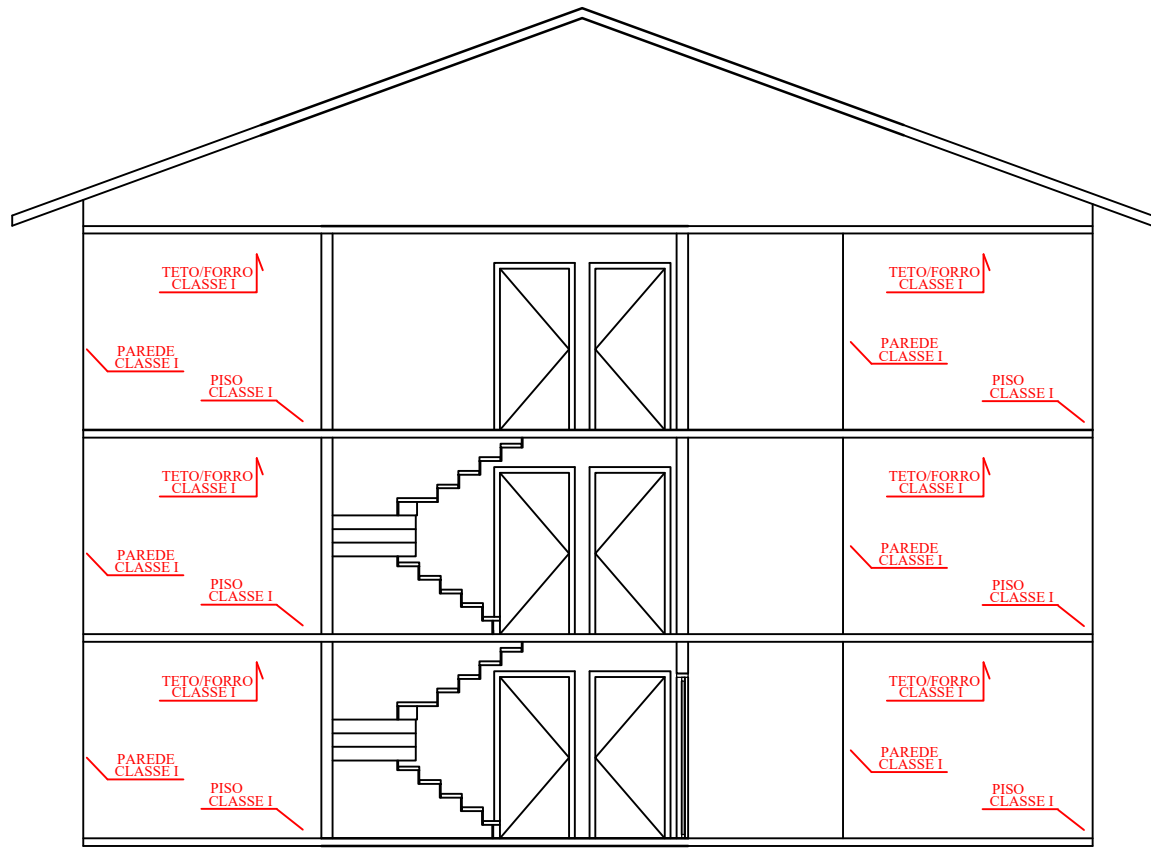

Corte BB
Escala 1:100

SÍMBOLO	DESCRIÇÃO
	EXTINTOR PORTÁTIL DE PÓ QUÍMICO SECO (PQS) - 10L / 3A
	EXTINTOR PORTÁTIL DE ÁGUA PRESSURIZADA (PQO) - 10L / 3A
	ROTA DE FUGA - SAÍDA FINAL
	ROTA DE FUGA - DIREÇÃO A SEGUIR
	PONTO DE ILUMINAÇÃO DE EMERGÊNCIA COM 02 LÂMPADAS FLUORESCENTES 9W

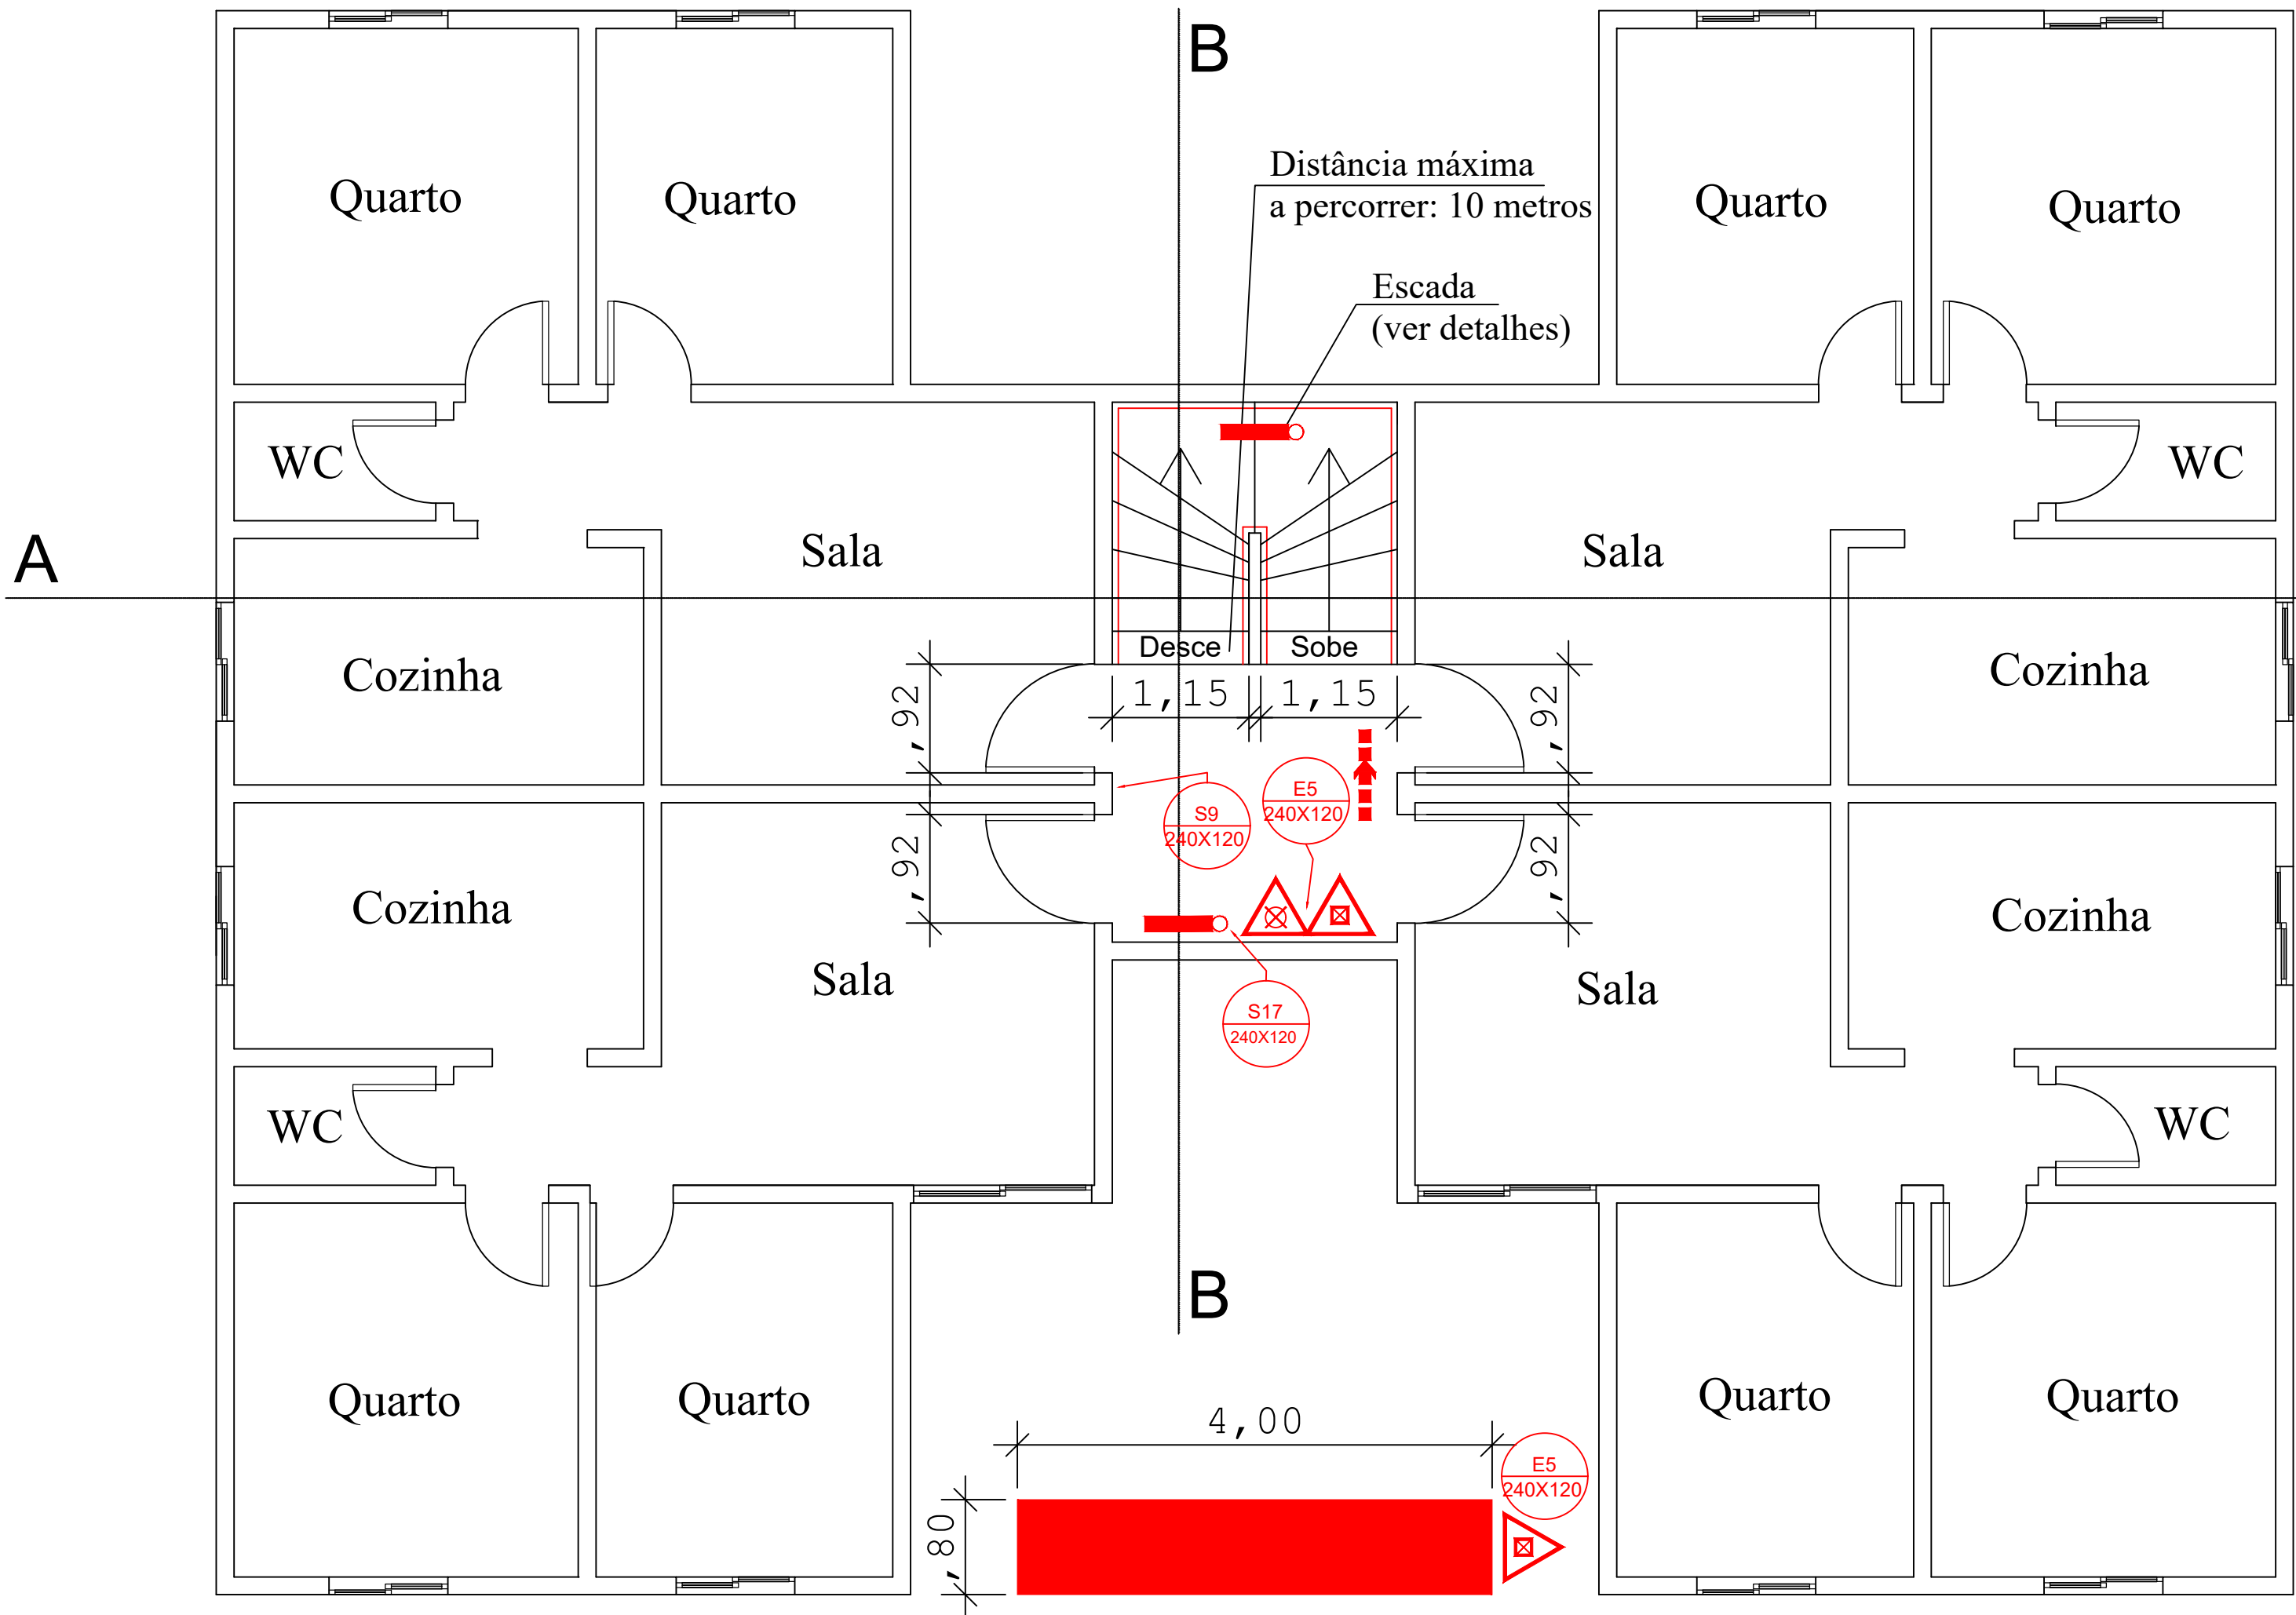

Pavimento Tipo - Bloco E, F
Escala 1:50

SAÍDA DE EMERGÊNCIA - PAVIMENTO TIPO		
AMBIENTE	QTDE	SAIDA
DORMITÓRIOS	8,00	SAÍDA ÚNICA (ESCADA)
SALAS	4,00	SAÍDA ÚNICA (ESCADA)

SALAS E DORMITÓRIOS	12,00	Unidades
Pessoas/dormitório	2,00	conf. Anexo A, Tabela 1 (Div: A-2)
Resultado:	24,00	
Cálculo População	24,00	Pessoas
Cap. UP (Escada):	45,00	conf. Anexo A, Tabela 1
P / C	0,53	
N =	1,00	
Unidade de Passagem:	0,55	
Largura Necessária (calculada):	0,55	m

Possui escada com 1,15m


ATENDE A NT 11

ESPAÇO DESTINADO AO USO EXCLUSIVO DO CBMMMS:

ESTADO DE MATO GROSSO DO SUL
SECRETARIA DE ESTADO DE JUSTIÇA E SEGURANÇA PÚBLICA
CORPO DE BOMBEIROS MILITAR
SISTEMA PREVENIR
TESTE DE VISUALIZAÇÃO
DAS PRANCHAS
Data: dd/mm/aaaa
Número: 6200

Verifique se este carimbo de aprovação está no local correto, caso não esteja adeque sua prancha

PROCESSO DE SEGURANÇA CONTRA INCÊNDIO E PÂNICO	
(X) NOVO () ATUALIZA O PSCIP Nº: () SUBSTITUI O PSCIP Nº:	
TÍTULO DO DESENHO: Planta Baixo (Tipo) / Cortes	
OCUPAÇÃO: A-2 - Habitação Multifamiliar	
RAZÃO SOCIAL: CONDOMÍNIO CENTENÁRIO CX3 - BLOCO E, F	
NOME FANTASIA: CONDOMÍNIO CENTENÁRIO CX3 - BLOCO E, F	
ENDEREÇO: RUA ITAITUBA, 258, BAIRRO CENTENÁRIO, CAMPO GRANDE - MS	
DATA: 05/06/2018	REVISÃO:
Nº ART/RRT: ART 1320180057813	
OBSERVAÇÕES:	ESCALA: Indicada
QUADRO DE ÁREAS GERAL: Ver Prancha 01	PRANCHA: 03/04
RESPONSÁVEL TÉCNICO: Nome: GIULLIANO RODRIGUES PASA Título: ENGENHEIRO CIVIL Registro: CREA/MS 60564 CPF/RG: 711.486.201-68	PROPRIETÁRIO/RESPONSÁVEL PELO USO: CONDOMÍNIO CENTENÁRIO CX3 - BLOCO E, F SALETE MATE CPF: 488.152.419-49

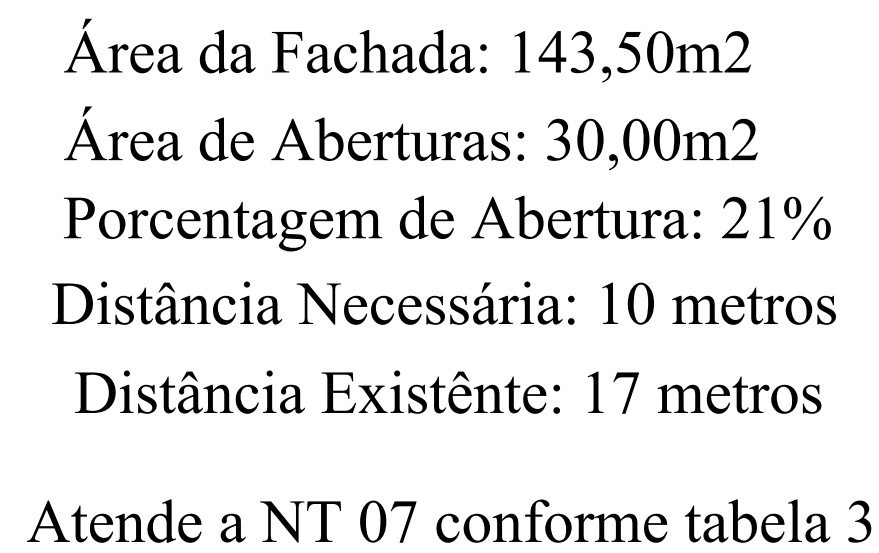

Uso obrigatório de mangueira metálica

Diagram illustrating the required metal hose assembly for a water meter (REGISTRO).




Components labeled:

- TUBO DE COBRE Ø14,5CH 40
- REGISTRO, ESFERA Ø14,5"
- NIPLE DE REDUÇÃO X BICO
- REGULADOR COMP. 110 (Tipo C VALVIA A GROSSO)
- ARAME GALVANIZADO # MINIMA DE 3 x 3 cm

MEIDAS: Altura: 0,80m; Largura 0,50m; Profundidade: 0,50m

DETALHE DO ABRIGO

Instalação conforme 5.5.2.2 da NT 28

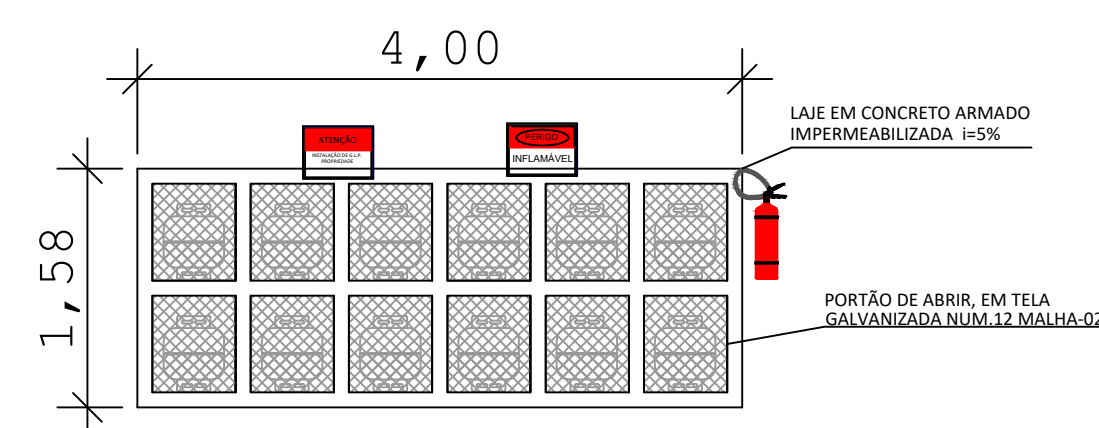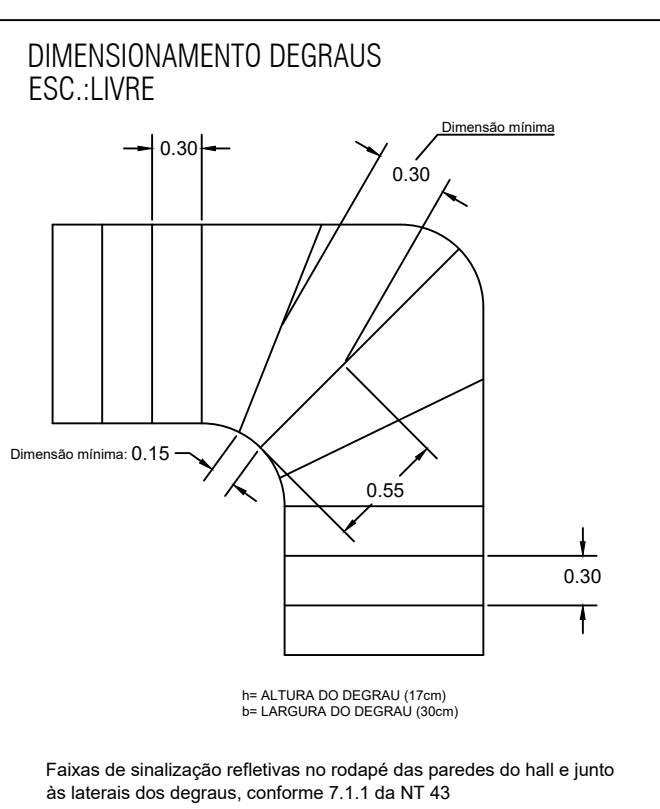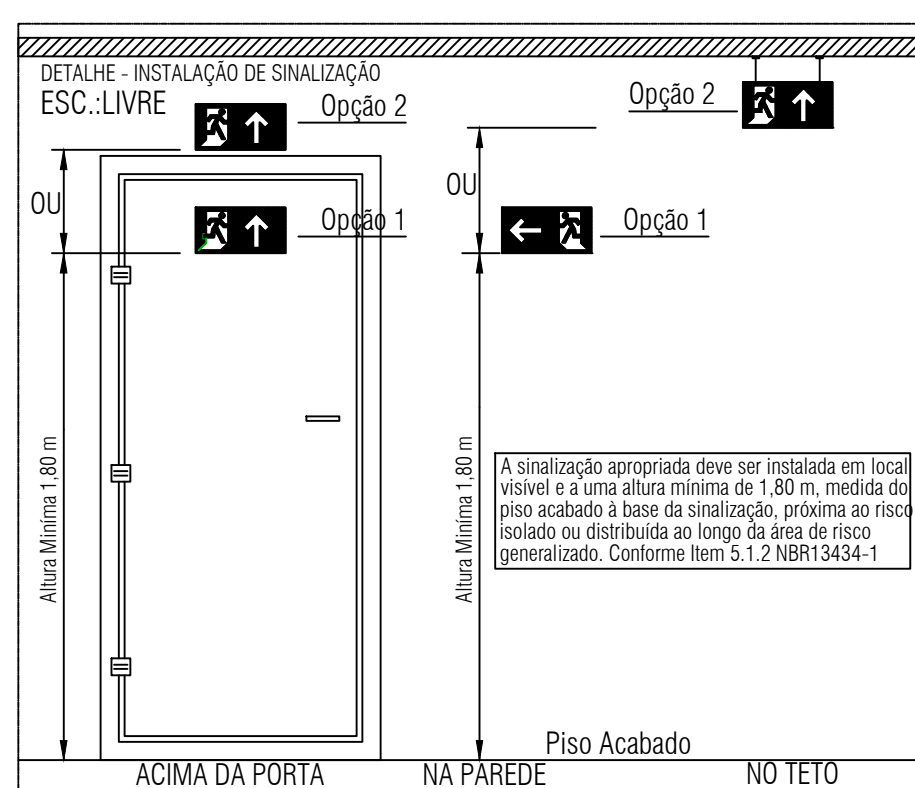

Technical drawing of a rectangular panel with dimensions 4,00 and 80. The panel contains six square cells. The rightmost cell is marked with a red triangle and a cross, labeled E5 240X120.

DETALHE - ESCADA / CORRIMÃO
ESC.: LIVRE

ESCADA SIESCALA

CORTE SIESCALA

GUARDA-CORPO BUAUD 120cm (ÁREA INTERNO)
GUARDA-CORPO MÍNIMO 135cm (ÁREA EXTERNO)

VALVENARIA


84/76cm

120cm

135cm

NOTA:
OS DEGRÁUS DEVEM:
* TER A ALTURA COMPREENDIDA ENTRE 16 cm E 18 cm, C/ TOLERÂNCIA DE 0,5cm;
* TER LARGURA E DIMENSIONALIA PELA FORMA DE BLOQUEL:
63 cm < (2h + b) < 64cm

h = ALTURA DO DEGRÁU (17cm)
h = LARGURA DO DEGRÁU (28cm)

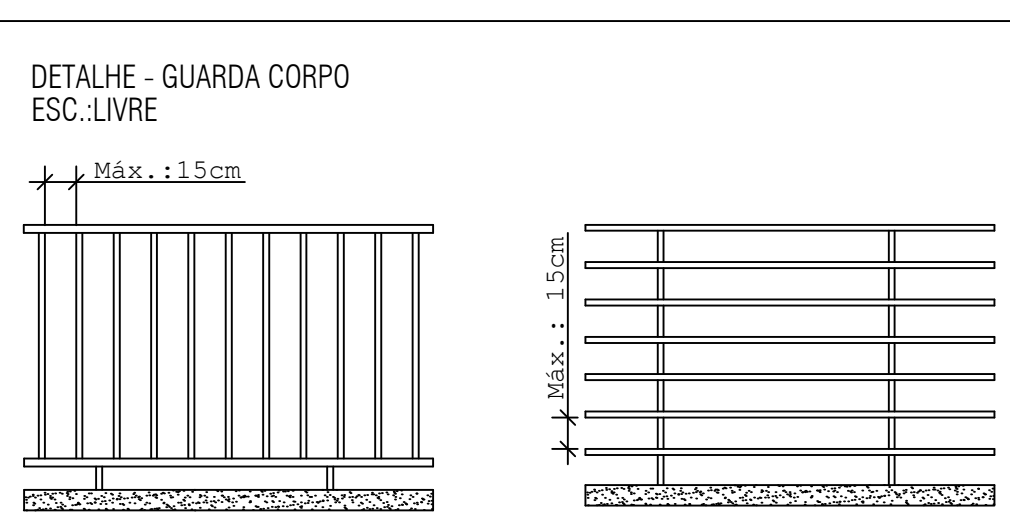


LEGENDA

SÍMBOLO	DESCRIÇÃO
	EXTINTOR PORTÁTIL DE PÓ QUÍMICO SECO (PQS) - 4KG / 20-8C
	EXTINTOR PORTÁTIL DE ÁGUA PRESSURIZADA (H2O) - 10L / 3A
	ROTA DE FUGA - SAÍDA FINAL
	ROTA DE FUGA - DIREÇÃO A SEGUIR
	PONTO DE ILUMINAÇÃO DE EMERGÊNCIA COM 02 LÂMPADAS FLUORESCENTES 9W

 INDICAÇÃO DO SENTIDO DE ROTA DE FUGA NO INTERIOR DE ESCADAS, INDICAR DIREITA E DESCENDO 	 INDICAÇÃO DE SAÍDA DE EMERGÊNCIA COM PICTOGRAMA FOTOLUMINESCENTE SAÍDA
INDICAÇÃO DA LOCALIZAÇÃO DE EXTINTORES 	Esta sinalização está relacionada aos seguintes Sistemas de Segurança Contra Incêndio: • Sistema de alarme; • Sistema de evacuação; • Instalação de emergência; • Instalação de Rotas de Fuga Controlada; Em caso de emergência Ligue 192 - Corpo de Bombeiros 192 - 192 - Defesa Civil
 NÚMERO DO PAVIMENTO 10^o	

ESPAÇO DESTINADO AO USO EXCLUSIVO DO CBMMS:

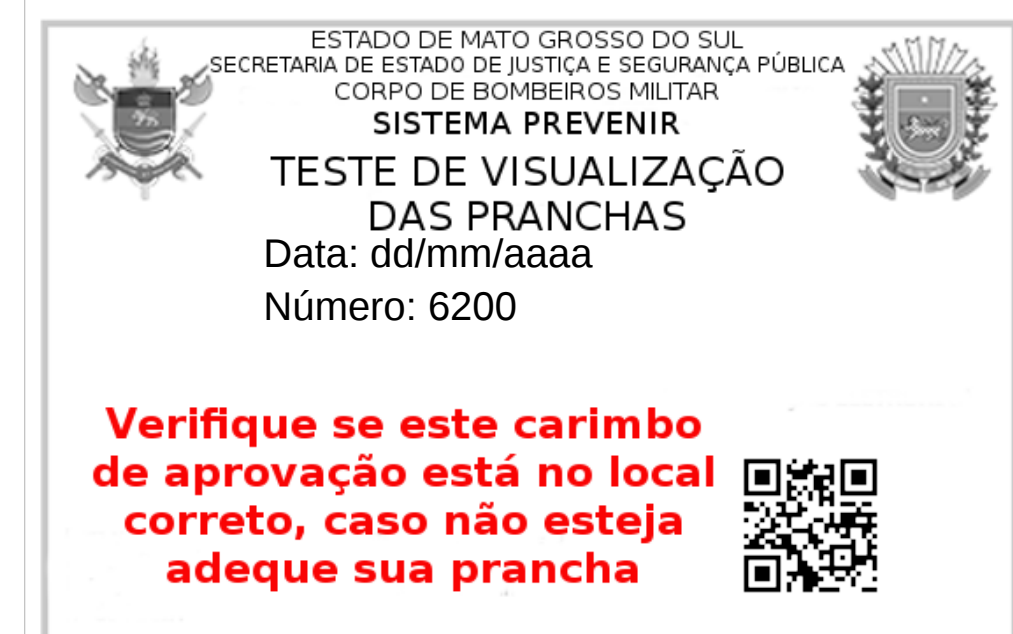

PROCESSO DE SEGURANÇA CONTRA INCÊNDIO E PÂNICO

(X) NOVO () ATUALIZA O PSCIP Nº:		() SUBSTITUI O PSCIP Nº:	
		axialengenharia.eng.br	
TÍTULO DO DESENHO: Separação Edificação / Gás / Detalhes			
OCUPAÇÃO: A-2 - Habitação Multifamiliar			
RAZÃO SOCIAL: CONDOMÍNIO CENTENÁRIO CX3 - BLOCO E, F			
NOME FANTASIA: CONDOMÍNIO CENTENÁRIO CX3 - BLOCO E, F			
ENDEREÇO: RUA ITAITUBA, 258, BAIRRO CENTENÁRIO, CAMPO GRANDE - MS			
DATA: 05/06/2018		REVISÃO:	
Nº ART/RTT: ART 1320180057183			
OBSERVAÇÕES:		ESCALA: Indicada	
QUADRO DE ÁREAS GERAL: Ver Prancha 01		PRANCHA: 04/04	
RESPONSÁVEL TÉCNICO: Nome: GIULIANO RODRIGUES PASA Título: ENGENHEIRO CIVIL Registre: CREA/MS 60564 CPF/RG: 711.486.201-68		PROPRIETÁRIO/RESPONSÁVEL PELO USO: CONDOMÍNIO CENTENÁRIO CX3 - BLOCO E, F SALETE MATE CPF 488.152.419-49	